



OGRODZENIE PRZEPOMPOWNI

OGRODZENIE SYSTEMOWE - RYSUNEK TYPOWY

SŁUPKI, FUNDAMENT SŁUPKA, BELKA PODWALINOWA

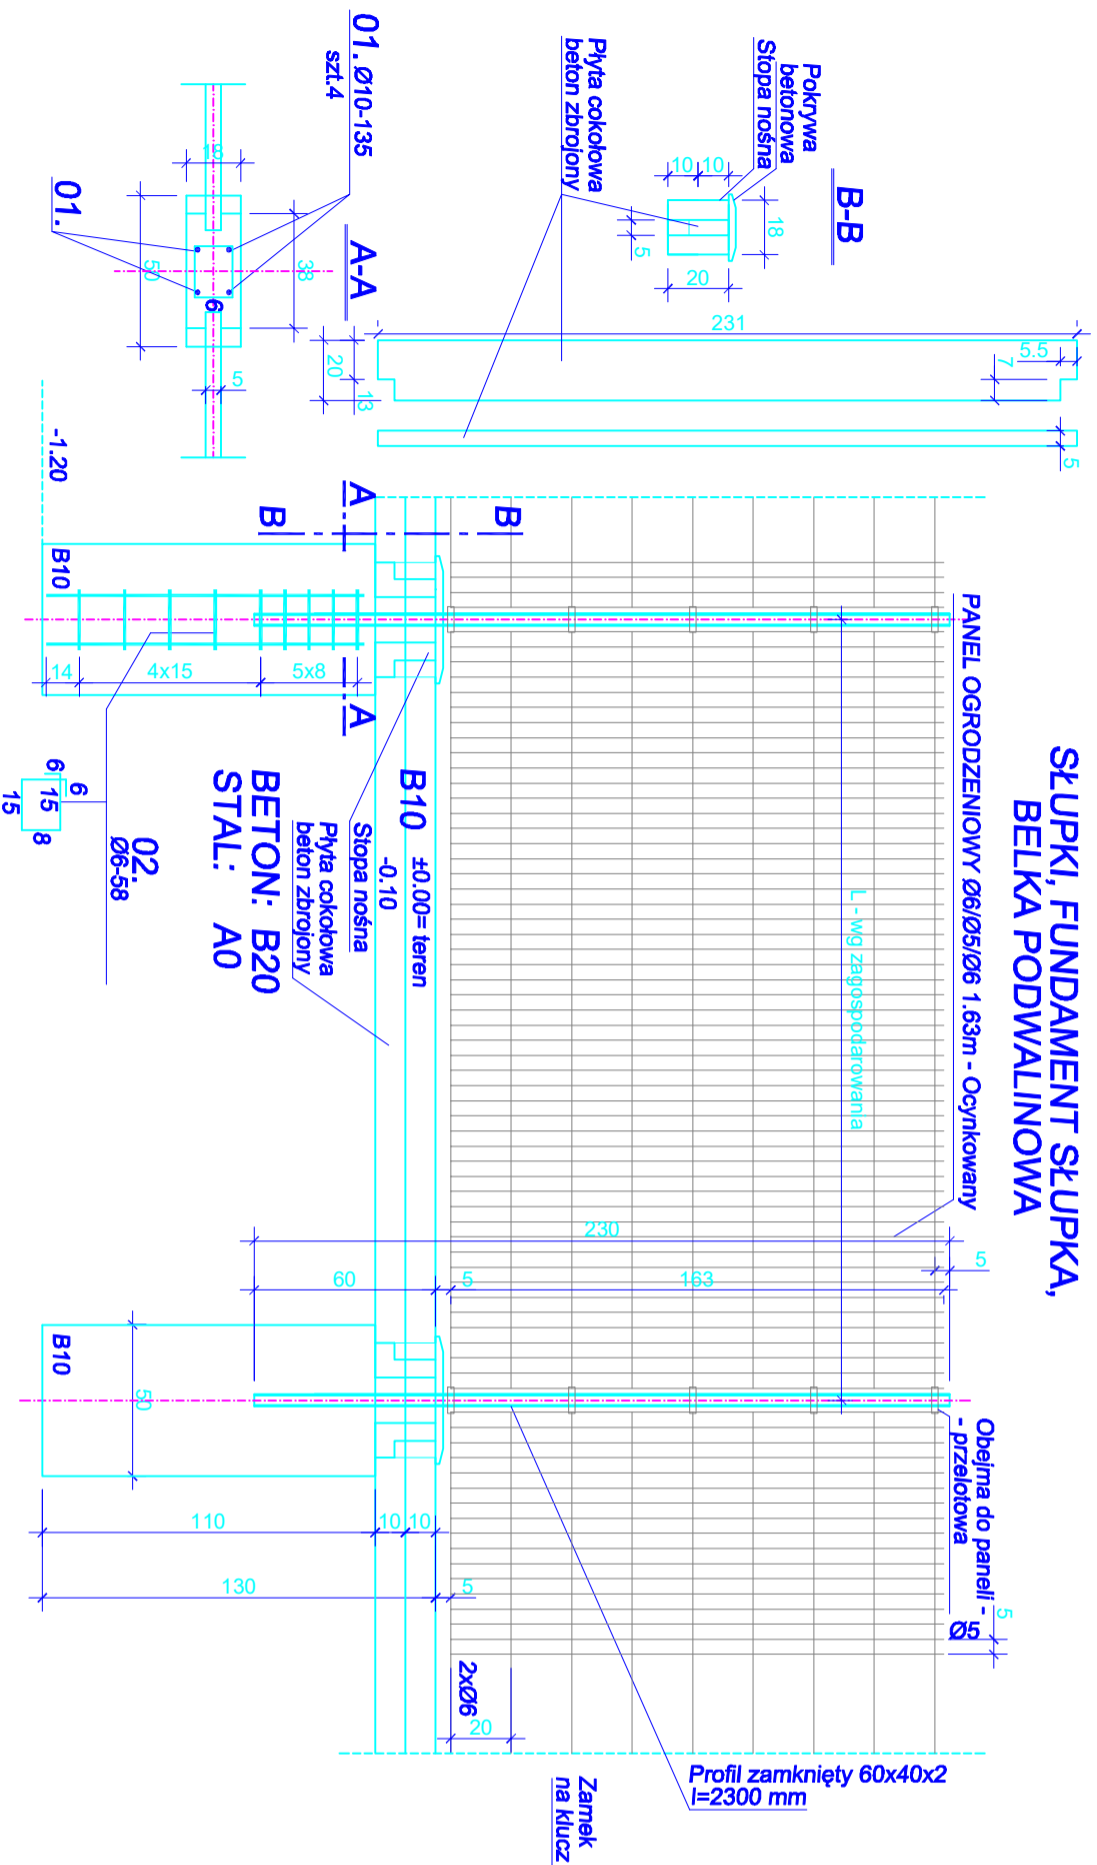

BRAMKA WEJŚCIOWA

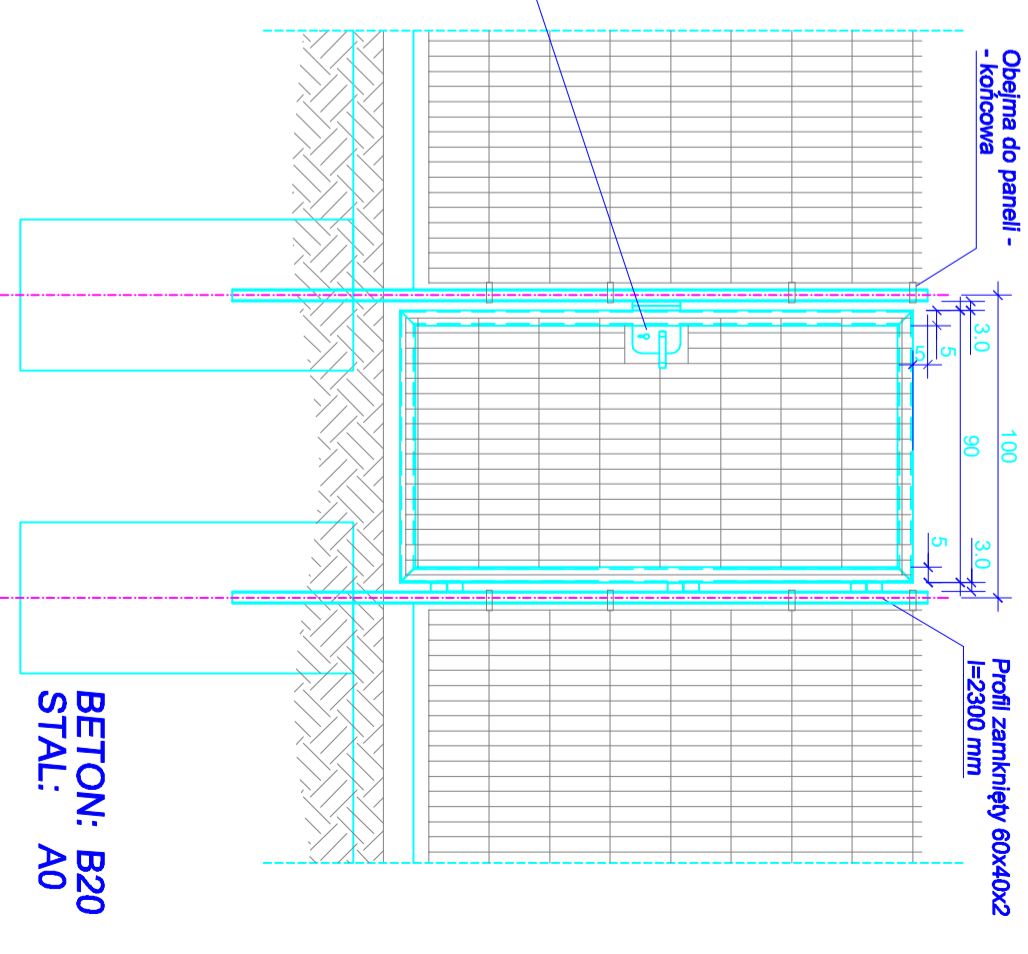

Zestawienie stali zbrojeniowej - 1 fundament słupka

LP.	ŚREDNICA	DLUGOŚĆ	ILOŚĆ /FUNID.	WAGA /METR	WAGA /SZT.	WAGA /FUNID.
01.	10	105	4	0.617	0.648	2.59
02.	6	58	9	0.222	0.13	1.17
ŁĄCZNA WAGA						3.76 kg

- Uwaga:
- Brama wjazdowa zamknięta na zamek.
 - Brama posiada dodatkowe zaczepy zabezpieczające przed zamknięciem bramy przez wiatr.
 - Panele ogrodzeniowe wykonane z pręta ocynkowanego pomalowanego farbą na kolor zielony.

"ŚRODOWISKO" BIURO PROJEKTOWANIA I REALIZACJI INWESTYCJI EKOLOGICZNYCH		43-300 BIELSKO-BIAŁA UL. SPORTOWCÓW 11, TEL/FAX: (033) 821-82-12 WWW.SRODOWISKO.COM.PL MAIL: SRODOWISKO@WP.PL	
Inwestor: WADOWICKIE PRZEDSIĘBIORSTWO WODOCIĄGÓW I KANALIZACJI UL. MEYNSKA 110, 34-100 WADOWICE		Nr rys: 4.3	
Zadanie: BUDOWA SIECI KANALIZACJI SANITARNEJ Z PRZYŁĄCZAMI I BUDOWĄ PRZEPOMPOWNI W WADOWICACH, UL. GOTOWIZNA		PB	
Temat: BUDOWA SIECI KANALIZACJI SANITARNEJ WRAZ Z PRZEPOMPOWNIA SGRBOWO ORAZ INFRASTRUKTURA, TOWA RZESZA CA PRZEPOMPOWNI SGRBOWO W LUTY WYKONANIE TERENU PRZEPOMPOWNI WRAZ Z DOŁĄCZENIEM DO SIECI OGRODZENIOWEJ, INSTALACJA OŚWIETLENIA, W REJONIE UL. GOTOWIZNA UL. POLNA W WADOWICACH, POW. WADOWICE (OKR. WOJ. MAŁOPOLSKIE)		4.3	
Adres obiektu budowlanego - działki objęte opracowaniem: Jednostka ewidencyjna : 121809 4 Wadowice Obsz. ewidencyjny - Nr 0001 Wadowice 1485/12, 1485/21, 1485/11, 1483, 2939, 1482, 2845, 1478/1, 1478/2, 1466/7, 1466/8, 2842/6, 1400/5, 1400/3, 1401, 1400/8, 2847, 1419, 3429, 1417, 1424, 2840/5, 2937/7, 1427/2, 1429, 1428/1, 2840/3, 2839/6, 2839/4, 2839/2, 1439/8, 2839/5, 2981/3, 2981/5, 3043/7, 3543/1, 3043/2, 3043/3, 2974/9, 2974/10, 3043/4, 2963/2, 2966/3, 3059/12, 1400/6, 397/6, 397/7, 3045/4, 4056/3.		PB	
Stadium: PROJEKT BUDOWLANY		PB	
Rysunek: OGRODZENIE PRZEPOMPOWNI		Skala: 1:25	
Projektował: mgr inż. Teresa Szendel nr upr. bud. BB727/5		Sprawdził: inż. Jan Nleśyl nr upr. bud. BB727/5	
Opracował: mgr inż. Jarosław Zaparanik		Data: 09.2015	