
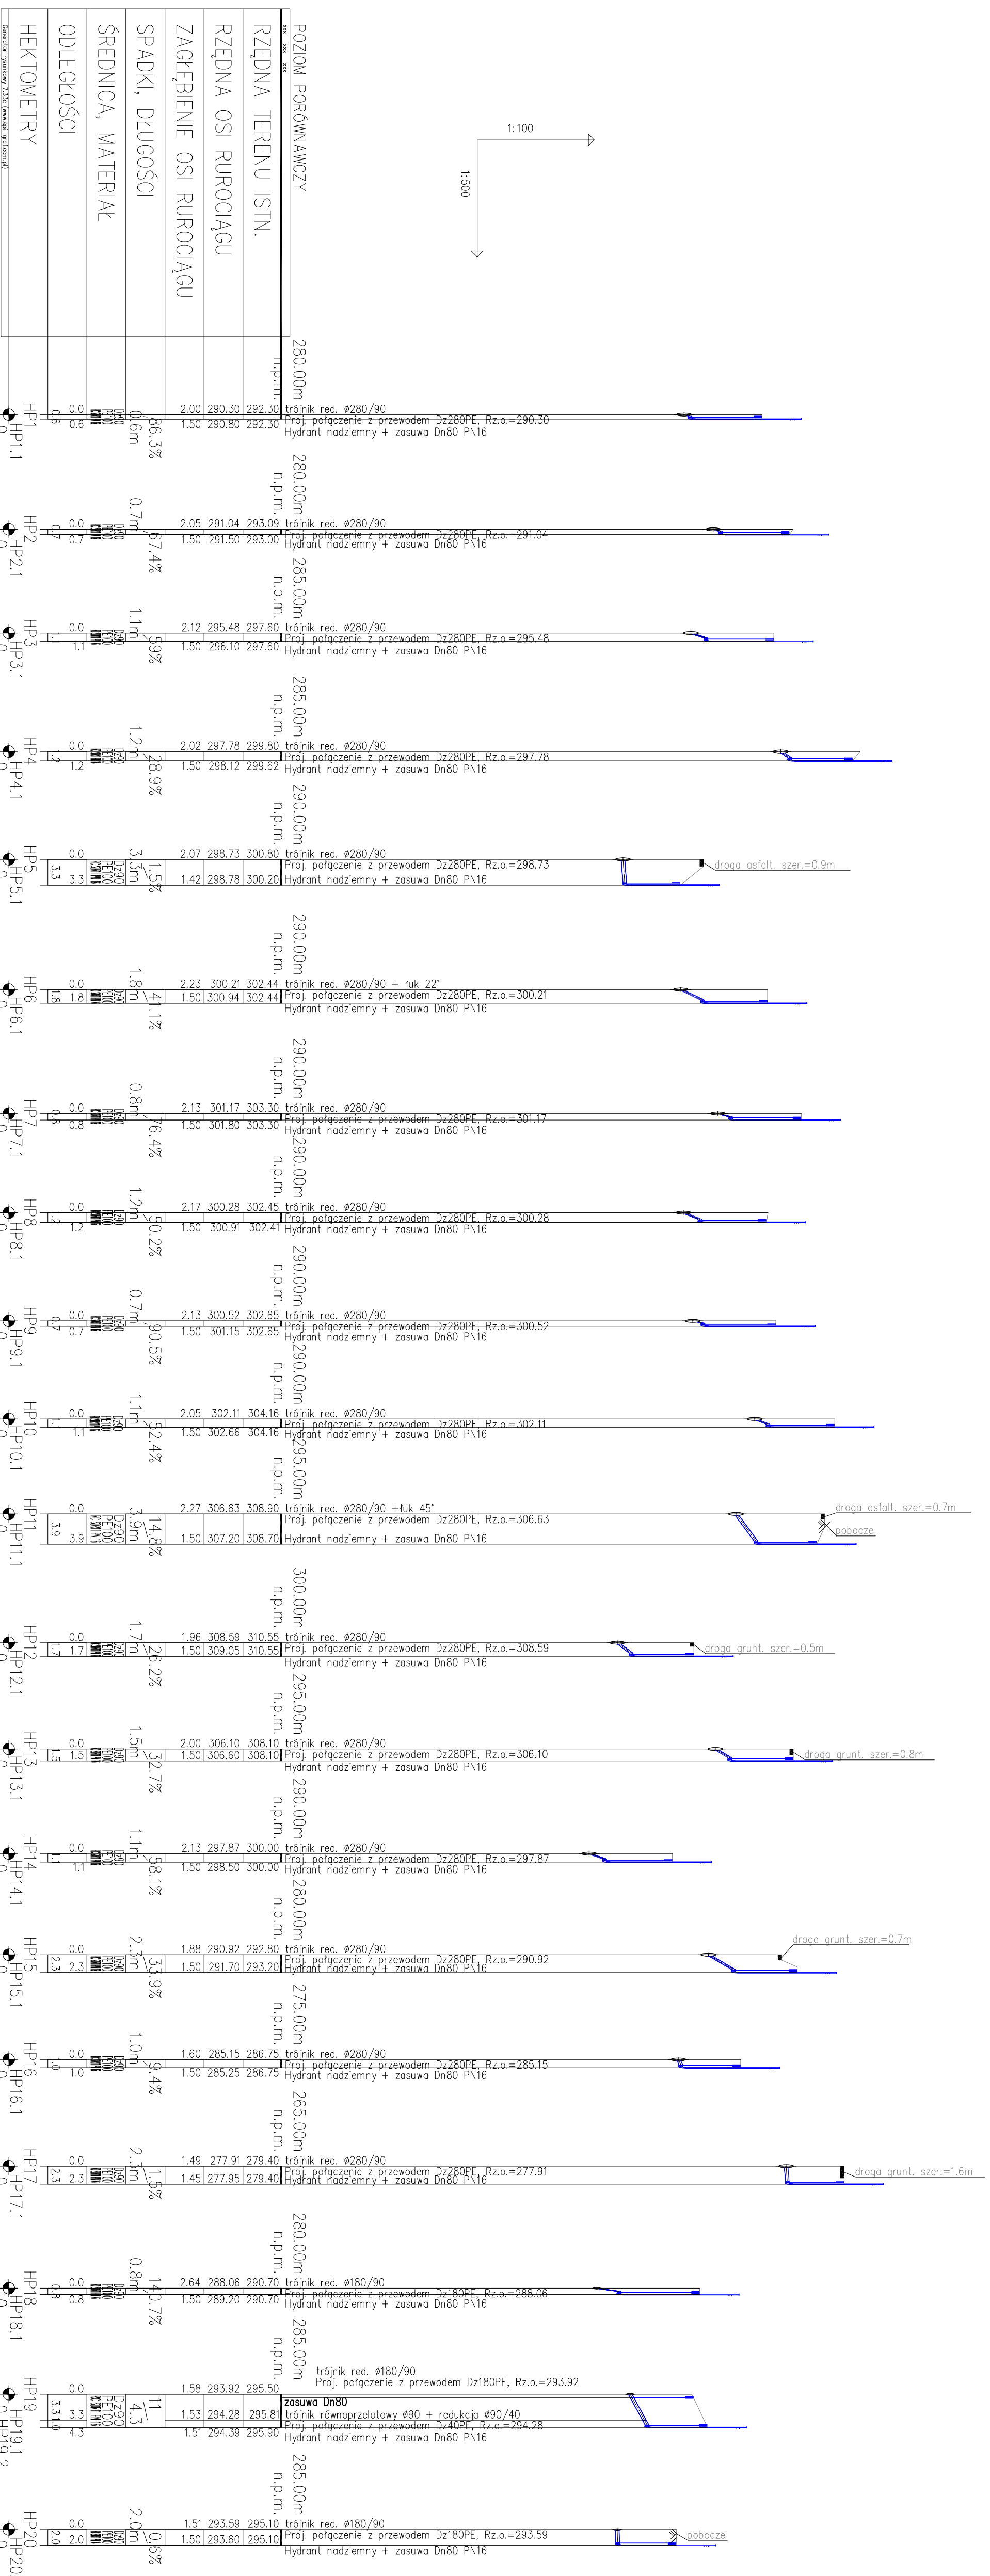


WODOCIĄG: PROFIL NR 5

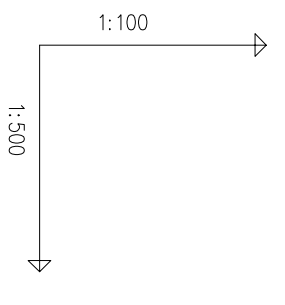

UWAGA:

- zamiana skali na krótkich odcinkach sieci;
- istniejące uzbrojenie terenu namieszczone zgodnie z informacją dysponentów; uzbrojenia,
- nie wyklucza się istnienia uzbrojenia niezainwentaryzowanego, w przypadkach wątpliwych należy wykonać wykopy kontrolne, aby ustalić kolizje;
- rzędne zagłębienia istniejącego uzbrojenia podziemnego zostały podane w sposób orientacyjny (przed przystąpieniem do prac wykonawczych należy sprawdzić je wykopami kontrolnymi);
- skrzyżowania z istniejącym uzbrojeniem wykonywać pod nadzorem dysponenta sieci zgodnie z warunkami podanymi w uzgodnieniu branżowym;
- "bezon" na profilu oznacza bruki, kostki na posadzki prywatnych lub chodników publicznych;
- trasy wodociągu należy oznaczać taśmą ostrzegawczo-lokalizacyjną koloru biało-niebieskiego z zainstalowaną wkładką metalową

<p>"SRÓDOWISKO" BIURO PROJEKTOWANIA I REALIZACJI INWESTYCYJNO-KONSTRUKCYJNOJ WŁADYKOWICKIE PRZEMISŁOWE WODOCIAGI I KANALIZACJI</p>		<p>43-300 BIELSKO-BIALA UL. SPORTOWCÓW 11, TEL./FAX: (033) 821-82-12 WWW.SRODOWISKO.COM.PL MAIL: SRODOWISKO@WP.PL</p>	
<p>Investor: "BUDOWA SIECI WODOCIĄGOWEJ I KANALIZACyjNEJ W KŁECZY DOŁANEJ - ETAP CZĘŚĆ 2" - ETAP CZĘŚĆ 2</p>		<p>UL. MŁYŃSKA 110, 34-100 WĄDOWICE</p>	
<p>Zadanie: "BUDOWA SIECI WODOCIĄGOWEJ I KANALIZACyjNEJ W KŁECZY DOŁANEJ - ETAP CZĘŚĆ 2"</p>		<p>PB</p>	
<p>Temat: "BUDOWA SIECI WODOCIĄGOWEJ I KANALIZACyjNEJ W KŁECZY DOŁANEJ - ETAP CZĘŚĆ 2, GMINA WĄDOWICE, POWIAT WĄDOWICKI, WOJEWÓDZTWO MAŁOPOLSKIE"</p>		<p>nr rys: 3.5</p>	
<p>Adres obiektu budowlanego-działki objęte opracowaniem: Jedn. ewid.: 121809_5, WĄDOWICE - OSSZAR WIEJSKI</p>		<p>Skala: 1:100/500</p>	
<p>Objekt ewidencyjny Nr 0008, KŁECZA DOŁANA: 1866/3, 1868/5, 480/6, 461/18, 461/21, 1921/5, 1949/1, 6329, 1921/4, 1921/1, 1922/3, 213, 212.</p>		<p>Data: 08.20.16</p>	
<p>Stadium: PROJEKT BUDOWLANY</p>		<p>Rysunek: PROFIL PODŁUŻNY SIECI WODOCIĄGOWEJ - PROFIL NR 5</p>	
<p>Projektant: mgr inż. Sławomir Szepiła</p>		<p>Opracował: mgr inż. Sławomir Szepiła</p>	